


変更後

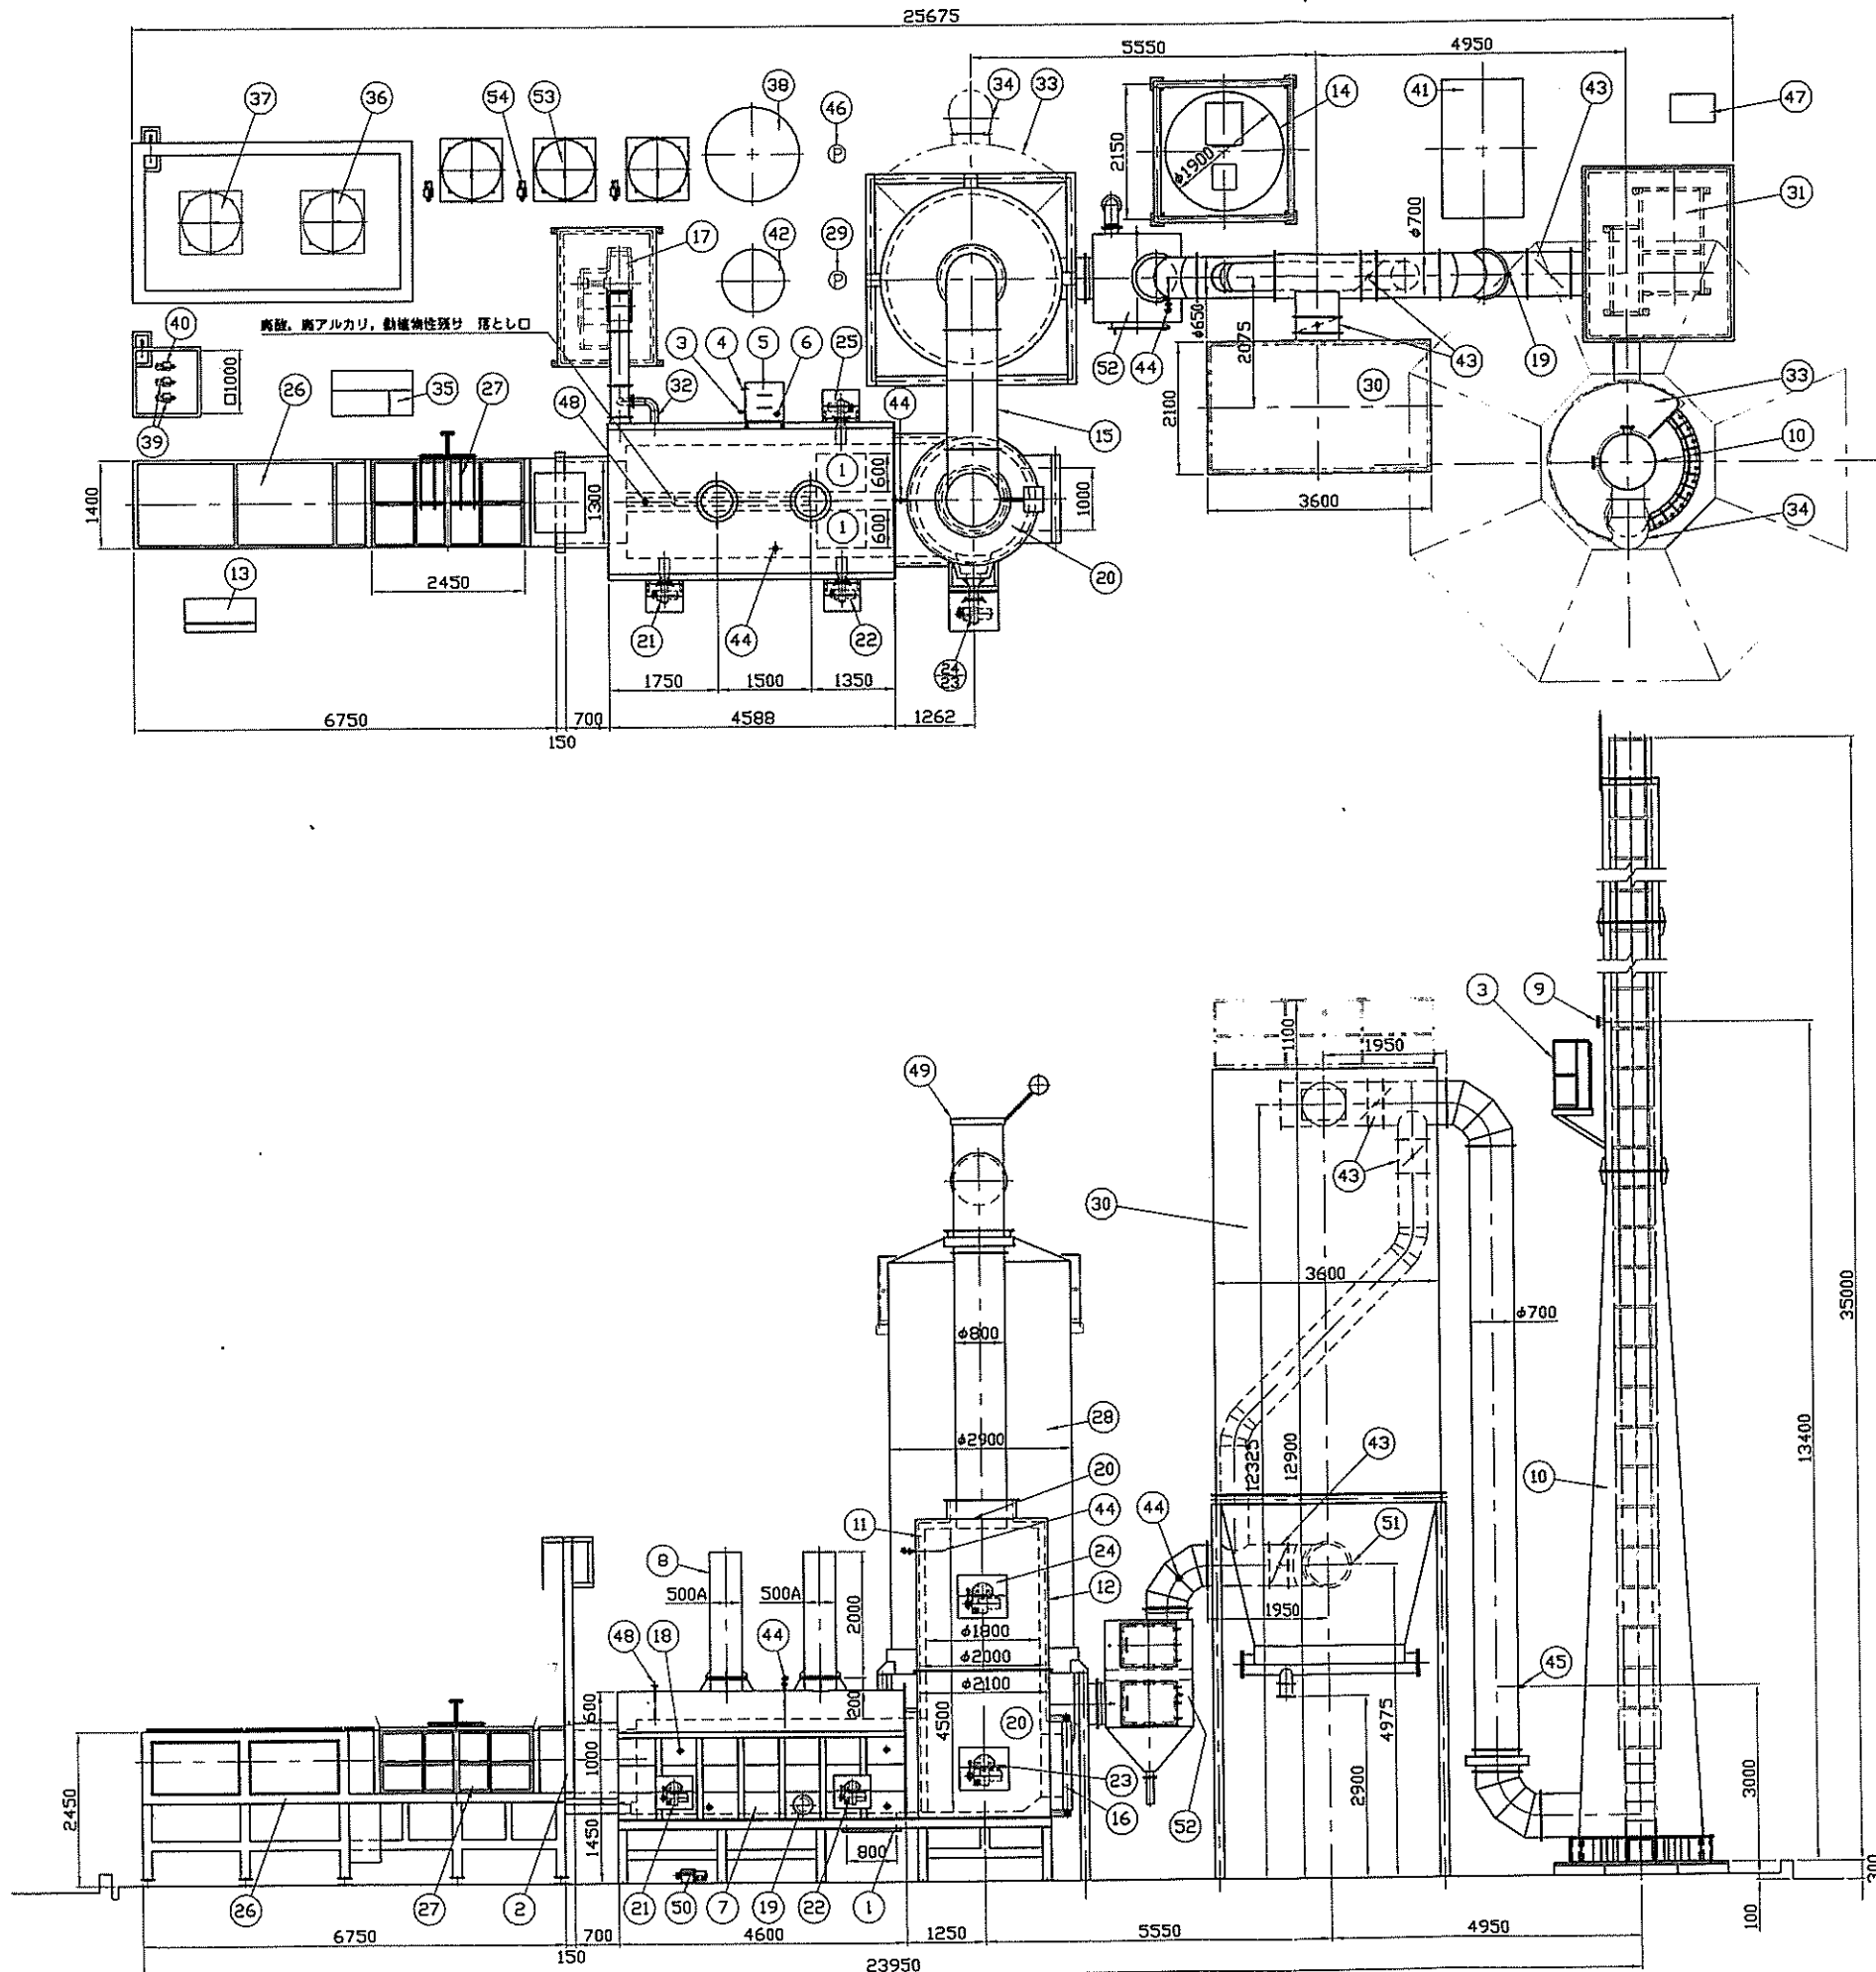

54	チューブポンプ×3台	φ3, 200V, 0.09kw				
53	1m×タンク×3台	高酸, 高アルカリ, 耐腐蝕性残け				
52	デミスター					
51	消石灰・活性炭吹込み口					
50	水冷レール冷却用ポンプ	φ3, 200V, 0.75kw				
49	非常排気ダンパー					
48	汚泥投入口	25A				
47	CO、O2記録計					
46	汚泥ポンプ	φ3, 200V, 0.2kw				
45	CO、O2測定口	25A				
44	温度センサー	CA				
43	風量調整ダンパー					
42	冷却用水タンク	990リットル				
41	コンプレッサー室					
40	A重油ポンプ	φ3, 200V, 0.75kw				
39	重油ポンプ	φ3, 200V, 0.75kw				
38	汚泥タンク	2000リットル				
37	重油タンク	990リットル				
36	A重油タンク	990リットル				
35	油圧ユニット	φ3, 200V, 7.5kw				
34	梯子					
33	点検ステージ					
32	伊芯エア配管	150A, 風量調整ダンパー付				
31	誘引排風機	φ3, 200V, 45kw				
30	バグフィルター					
29	冷却用ポンプ	φ3, 200V, 15kw				
28	ガス冷却塔	SS-400, キャスタブルライニング				
27	投入ボックス	1300W×2450L×1000H				
26	自動投入装置架台					
25	バーナー・5	φ3, 200V, 0.75kw (重油バーナー)				
24	バーナー・4	φ3, 200V, 0.4kw, LT-5I				
23	バーナー・3	φ3, 200V, 0.4kw, LT-5I				
22	バーナー・2	φ3, 200V, 0.75kw (重油バーナー)				
21	バーナー・1	φ3, 200V, 0.25kw, LT-20H				
20	二次燃焼室					
19	水質部点検口	200A×3				
18	温水取出口	50A				
17	燃焼用送風機	φ3, 200V, 30kw				
16	二次燃焼室点検口	1000×1000				
15	接続ダクト	SS-400 アルマー加工仕上				
14	消石灰・活性炭サイロ					
13	操作盤					
12	耐火材・2	ライトキャスト-LC-12N				
11	耐火材・1	アサヒキャストブル13#				
10	排気塔	SS-400				
9	測定口	100A, JIS5Kg				
8	気水分離器	SS-400				
7	本体					
6	電極保持器					
5	給水タンク	600×600×800				
4	液面計					
3	二次給水管	32A				
2	投入口	1300×1000				
1	灰落口	800×600				
番号 NO.	名称 DESCRIPTION	材 MAT.	量 L	数 QTZ	番 DWG. NO.	注 備考 REMARK
承認 APP.		客先 FOR				
担当 CHK.		職名 JOB	AP 無煙燃焼炉			
製図 DWG.	S. 1	図名 TITLE	CX-800型 外形図 平面図			
日付 DATE.	15.10.4	製番 JOB NO.	図番 NO.	310009A		
尺度 SCALE.	1/120					

中和機工株式会社  
CHUWA INDUSTRIAL CO., LTD.